

- NAVRŽENÉ VODOROVNÉ DOPRAVNÍ ZNAČENÍ
- P4 NOVÉ NAVRŽENÉ DOPRAVNÍ ZNAČENÍ
- P4 STÁVAJÍCÍ DOPRAVNÍ ZNAČENÍ URČENÉ K VÝMĚNĚ, PŘÍPADNĚ K PŘESUNU
- P4 ZRUŠENÉ STÁVAJÍCÍ DOPRAVNÍ ZNAČENÍ
- P4 STÁVAJÍCÍ DOPRAVNÍ ZNAČENÍ BEZ ÚPRAV
- SMĚROVÝ SLOUPEK Z11a,b
- SMĚROVÝ SLOUPEK Z11a,b ZKRÁCENÝ NA SVODIDLE
- SMĚROVÝ SLOUPEK Z11g, ČERVENÝ

**LEGENDA SÍTÍ:**

- PLYNOVOD
- NADEMNÍ VEDENÍ NN
- SPOJOVACÍ KABEL
- VODOVOD
- KANALIZACE
- PODZEMNÍ VEDENÍ NN


**ROZDĚLENÍ STAVEBNÍCH OBJEKTŮ:**

SO101 - SILNICE III/49026  
SO201-5 - MOSTY

**LEGENDA:**

- NAVRŽENÝ STAV
- ZAMĚŘENÍ STÁVAJÍCÍHO STAVU
- KATASTRÁLNÍ MAPA

POZN: PRŮBĚHY SÍTÍ JSOU POUZE ORIENTAČNÍ PŘED STAVBOU JE TŘEBA PŘEVĚST PŘESNĚ VYTYČENÍ VE SVÝCH ÚČASTI JEJICH SPRÁVCI.

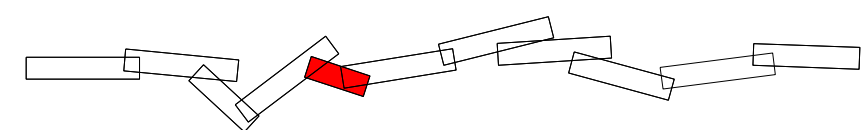

Zodp. projektant: Ing. Martin Stöhr	Vedoucí projektant: Ing. Radek Pavlas	Vypracoval: Ing. M. Matonohová	<b>ViaDesigne, s.r.o.</b> Na Zahradách 16, 690 02 Břeclav Tel. 519 326 370, fax 519 331 401 e-mail: viadesigne@viadesigne.eu
Městský úřad: Břežůvky / Ludkovice	KrÚ: Zlínský	Investor: Ředitelství silnic Zlínského kraje, p.o.	
<b>SILNICE III/49026: BŘEŽŮVKY - LUDKOVICE</b>			Formát: X x A4
Příloha: SITUACE STAVBY			Datum: III/2021
			Číslo zakázky: VD12020
			Měřítko: 1 : 500
			Stupeň dokumentace: DOS / PDPS
			Výtisk číslo:
			Příloha číslo: C.2e